


BOJADŁA - PAŁAC UL. KOŚCIELNA NR 1 PROJEKT ZAMIENNY

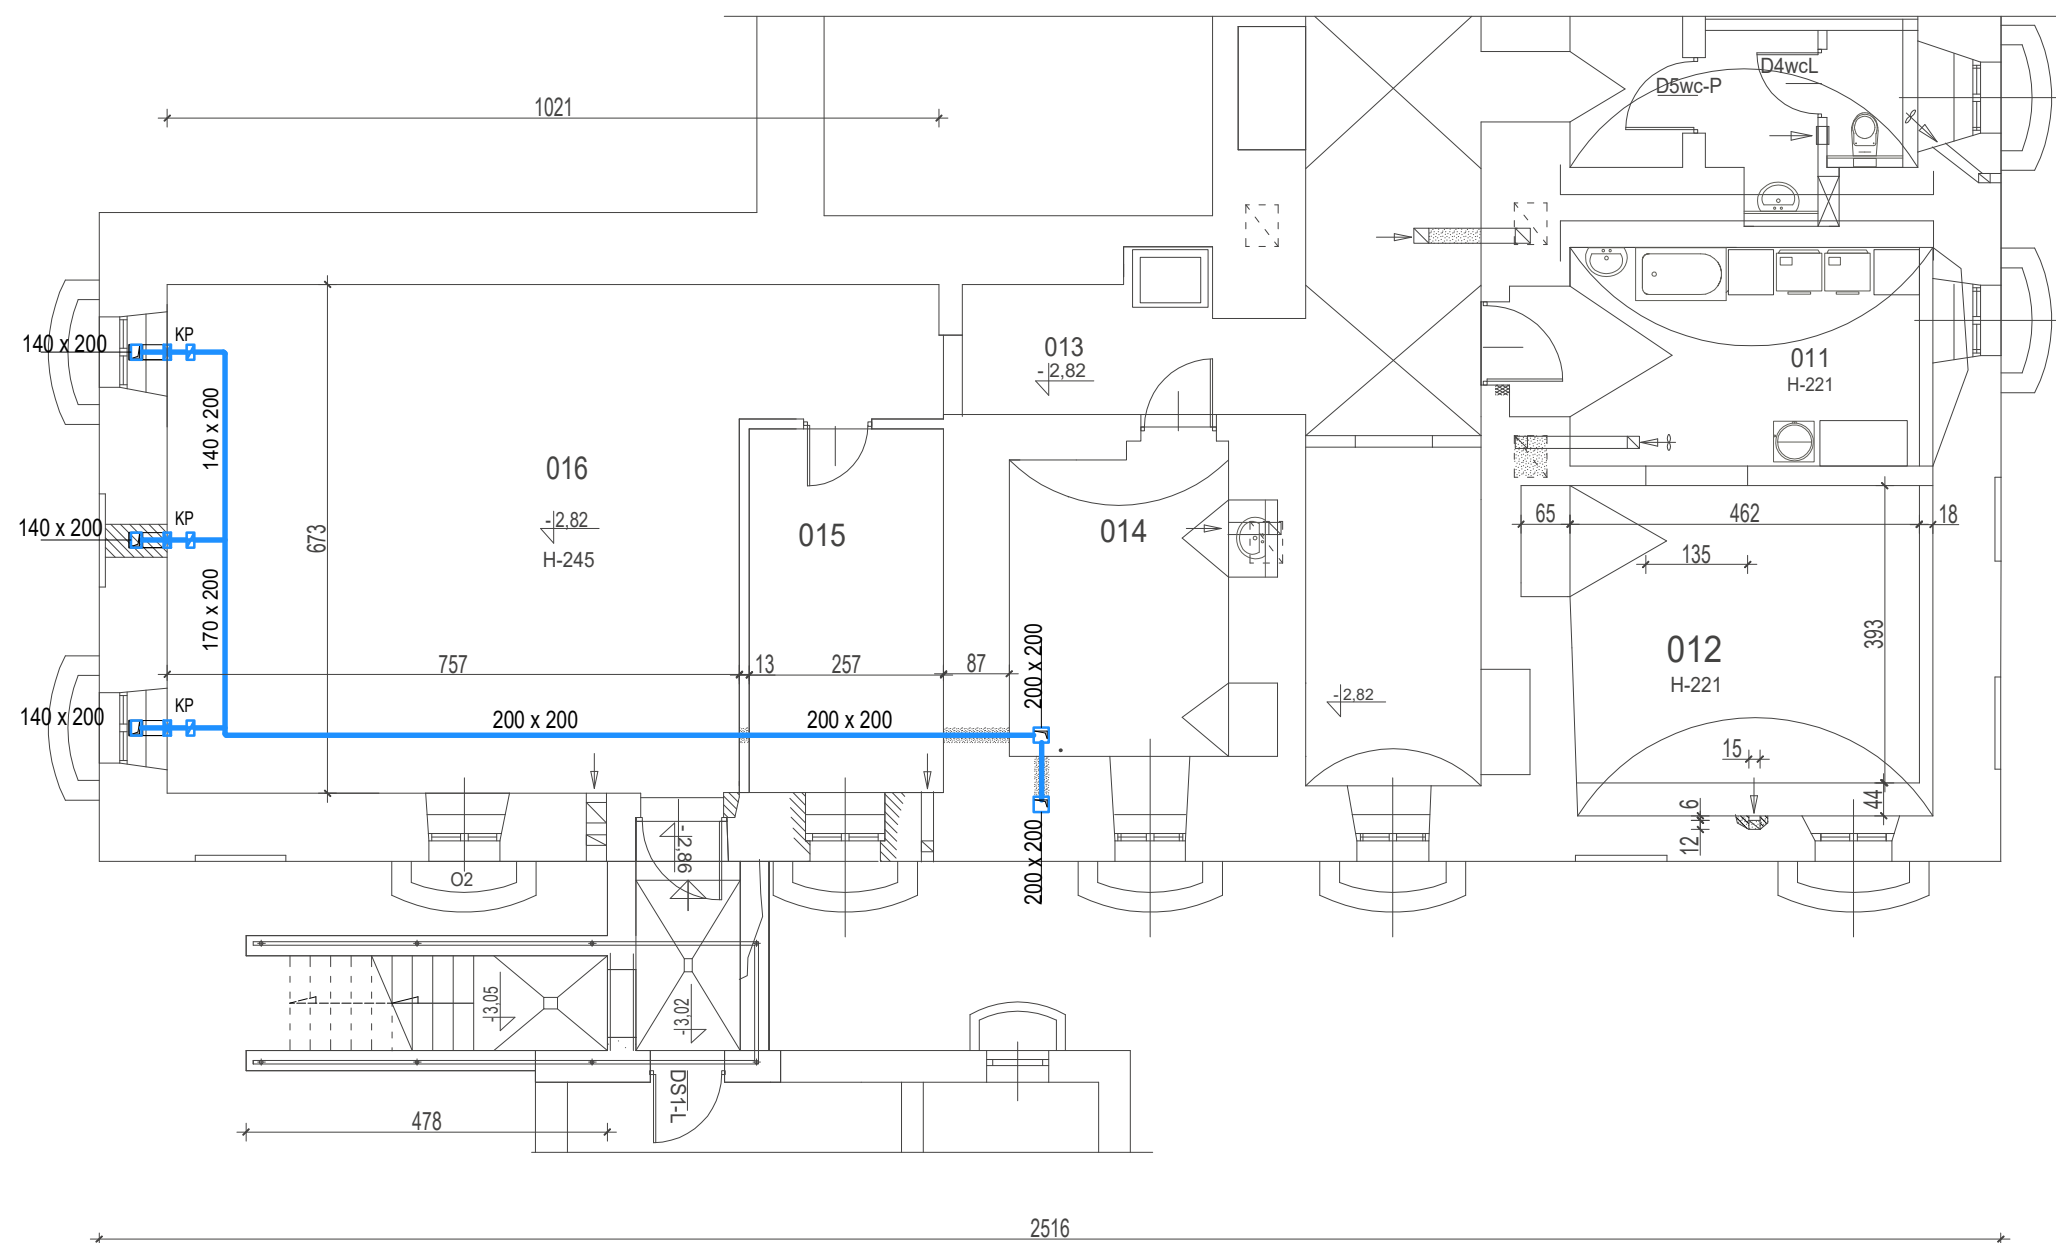

LEGENDA:

— INSTALACJA NAWIEWNA

POMIESZCZENIA NR 011 DO 016 -
ROBOTY BUDOWLANE DO REALIZACJI W II ETAPIE
WG PROJEKTU PODSTAWOWEGO -
WG PROJEKTU ZAMIENNEGO W I ETAPIE
WYKONANA BĘDZIE WENTYLACJA MECHANICZNA
DO POMIESZCZENIA NR 27

PROJEKT WENTYLACJI MECHANICZNEJ
NAWIEWNO-WYWIEWNEJ DLA POMIESZCZENIA
WIELOFUNKCYJNEGO NR 27 NA PARTERZE

KANAŁY NAWIEWNE PROWADZONE Z
REKUPERATORA UMIESZCZONEGO W POM. NR 26
POD SUFITEM W POM. NR 014, 015, 016 W
PIWNICY, WYPROWADZENIE W POM. NR 27 - WE
WNĘKACH PODOKIENNYCH ZA GRZEJNIKAMI
WYCIĄG - W ŚCIANIE POMIĘDZY POM. NR 27
A POMIESZCZENIAMI 25; 26B DO
REKUPERATORA I DO KANAŁU ZMONTOWANEGO
W KOMINIE ISTNIEJĄCYM

RZUT PIWNIC - PROJEKT ZAMIENNY

PRACOWNIA PROJEKTOWA RENOWACJA 66-006 ZIELONA GÓRA UL. OCHLA - HENRYKA ŁASAKA NR 1			
Nazwa i adres:	BUDYNEK USŁUGOWY - PAŁAC BOJADŁA UL. KOŚCIELNA NR 1		
Tytuł rysunku:	RZUT PIWNIC - INST. WENT. MECH.		
Projektant:	techn. TADEUSZ KOŁODZIEJCZYK	upr. 83/81/ZG w specj. instalacyjno-inżynierskiej	
Sprawdził:	mgr inż. KRYSZYNA ROGOZIŃSKA	upr. 129/89/Zg w specj. instalacyjno-inżynierskiej	
Data opracowania:	01. 2020r.	Skala: 1 : 100	Nr rys. S9