


BOJADŁA - PAŁAC UL. KOŚCIELNA NR 1 PROJEKT ZAMIENNY

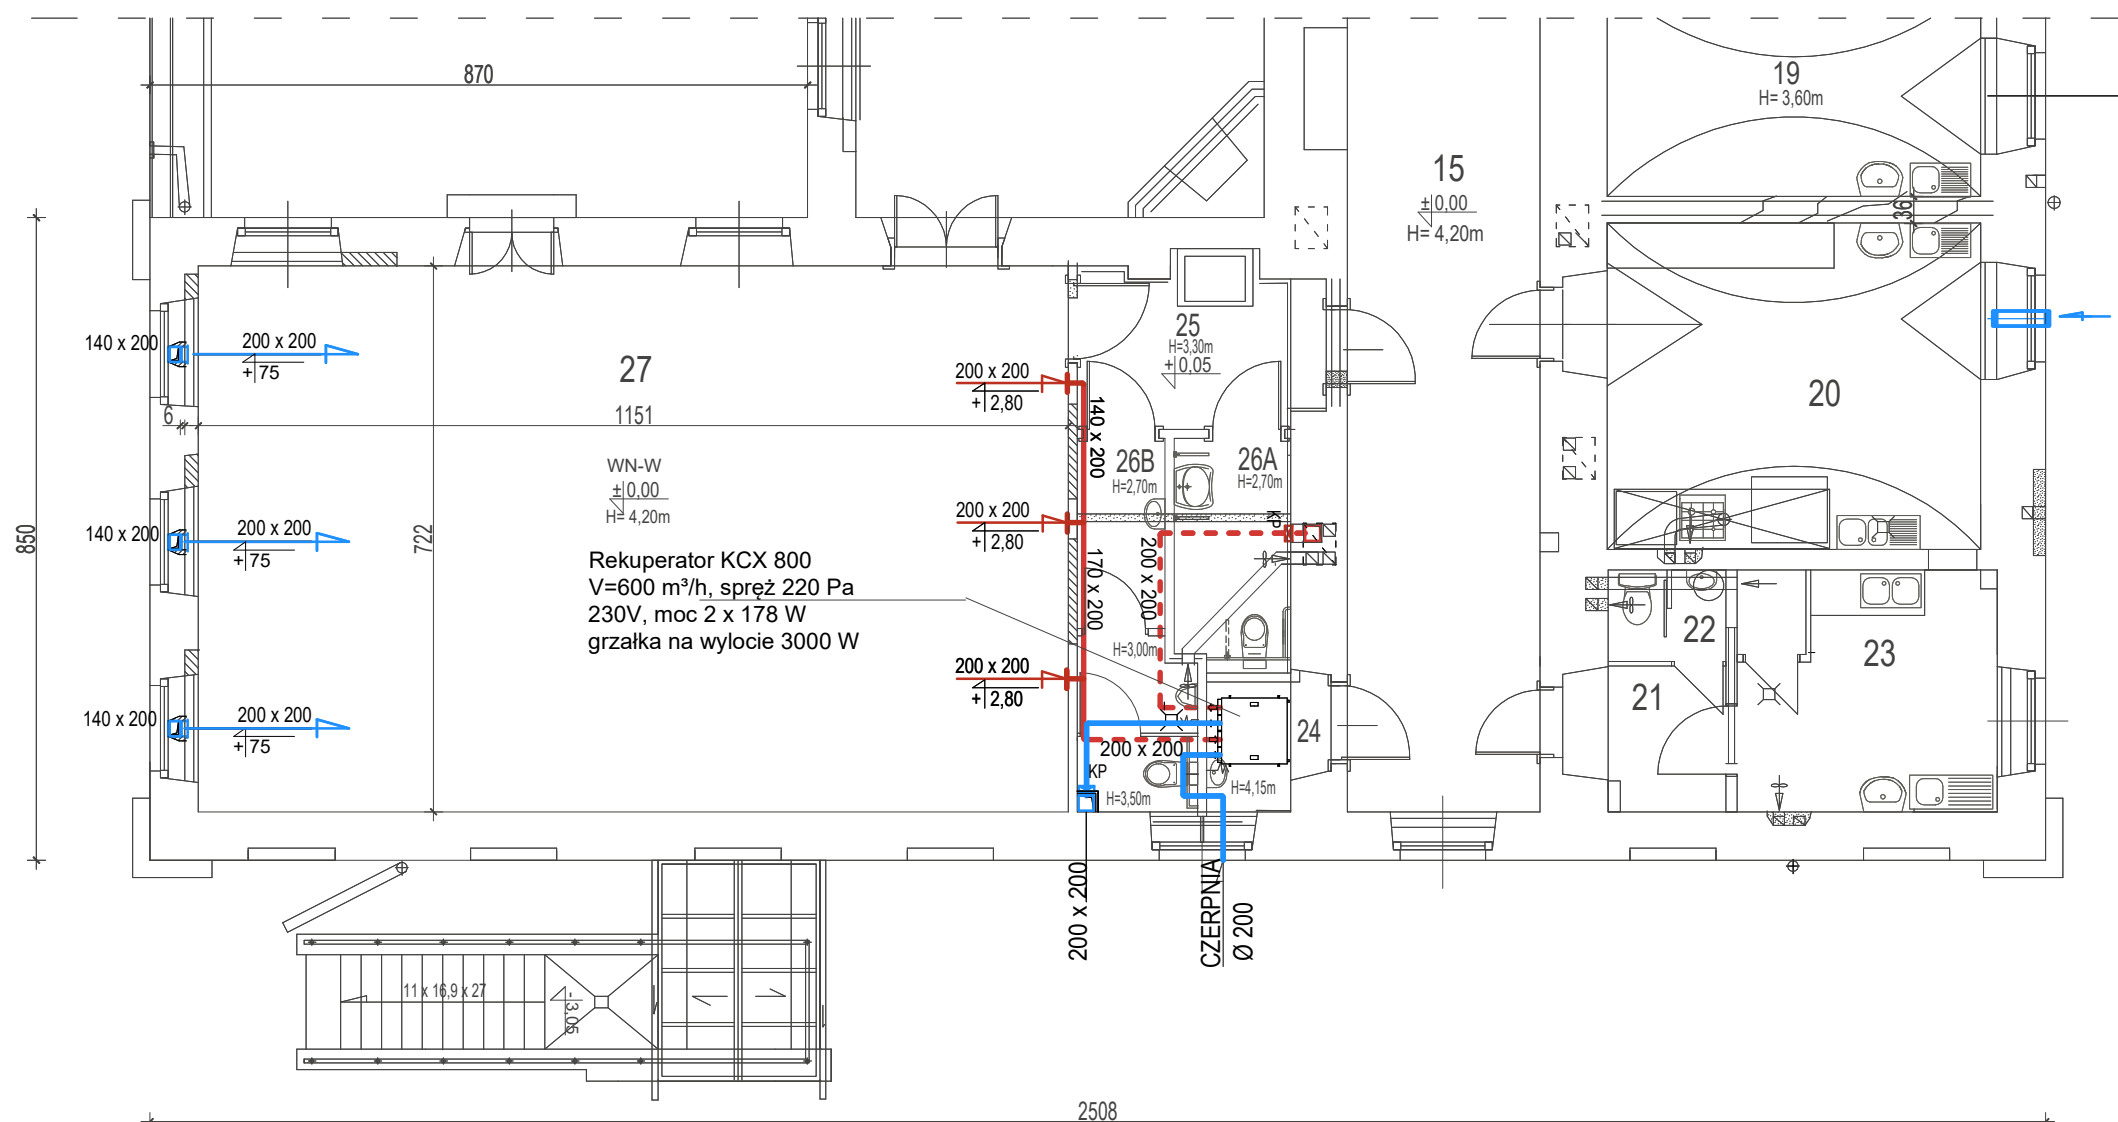

LEGENDA:

- INSTALACJA NAWIEWNA
- INSTALACJA WYWIEWNA

WYKAZ POMIESZCZEŃ - PARTER

NR	NAZWA POMIESZCZENIA	POSADZKA	POW. m ²
1	WIATROLAP	PLYTKI ISTNIEJĄCE	3,03
2	HALL - KOMUNIKACJA	PLYTKI ISTNIEJĄCE	103,91
3	KOMUNIKACJA	PLYTKI ISTNIEJĄCE	11,27
3B	SCHODY DO PIWNIC -SPOCZNIK	PLYTKI ISTN.	4,66
15	HALL - KOMUNIKACJA	PLYTKI ISTNIEJĄCE	39,55
17	KORYTARZ	DESKI	5,15
18	POKÓJ BIUROWY	DESKI	15,94
19	POKÓJ SOCJALNY	DESKI	14,23
20	POKÓJ CATERINGU	PLYTKI ISTN.	22,13
21	KORYTARZ	PLYTKI ISTN.	3,85
22	WC PERSONELU - IST.	PLYTKI ISTN.	1,89
23	POKÓJ CATERINGU	PLYTKI ISTN.	10,80
24	POM. GOSPODARCZE	PL. ANTYPOŚLIZGOWE	2,66
25	KOMUNIKACJA	PL. ANTYPOŚLIZGOWE	6,18
26A	WC DAMSKIE ORAZ NN	PL. ANTYPOŚLIZGOWE	4,67
26A	WC MĘSKIE	PL. ANTYPOŚLIZGOWE	6,50
27	SALA WIELOFUNKCYJNA	DESKI / PARKIET	83,10
28	HALL - INFORMACJA	DESKI / PARKIET TAFLOWY	40,08
OGÓLEM POW. UŻYTKOWA PARTERU			
POMIESZCZENIA OBJĘTE I ETAPEM			Pu = 379,60m ²
OGÓLEM POW. UŻYTKOWA PARTERU			
WG PROJEKTU PODSTAWOWEGO			Pu = 659,26m ²

PROJEKT WENTYLACJI MECHANICZNEJ NAWIEWNO - WYWIEWNEJ DLA POMIESZCZENIA WIELOFUNKCYJNEGO NR 27 NA PARTERZE

KANAŁY NAWIEWNE PROWADZONE Z REKUPERATORA UMIESZCZONEGO W POM. NR 26 POD SUFITEM W POM. NR 014, 015, 016 W PIWNICY, WYPROWADZENIE W POM. NR 27 - WE WNĘKACH PODOKIENNYCH ZA GRZEJNIKAMI WYCIĄG - W ŚCIANIE POMIĘDZY POM. NR 27 A POMIESZCZENIAMI 25; 26B DO REKUPERATORA I DO KANAŁU ZMONTOWANEGO W KOMINIE ISTNIEJĄCYM

RZUT PIWNIC - PROJEKT ZAMIENNY

PRACOWNIA PROJEKTOWA RENOWACJA 66-006 ZIELONA GÓRA UL. OCHLA - HENRYKA ŁASAKA NR 1			
Nazwa i adres:	BUDYNEK USŁUGOWY - PAŁAC BOJADŁA UL. KOŚCIELNA NR 1		
Tytuł rysunku:	RZUT PIWNIC - INST. WENT. MECH.		
Projektant:	techn. TADEUSZ KOŁODZIEJCZYK	upr. 83/81/ZG w specj. instalacyjno-inżynierskiej	
Sprawdził:	mgr inż. KRYSZYNA ROGOZIŃSKA	upr. 129/89/Zg w specj. instalacyjno-inżynierskiej	
Data opracowania:	01. 2020r.	Skala: 1 : 100	Nr rys. S10